


Załącznik do
Uchwały Nr III/25/2024
Rady Gminy Milejewo
z dnia 20 czerwca 2024 roku


Istn. złącze kablowo pomiarowe
nr 1377 zasilane z stacji
T-4148 "Jagodnik"

Proj. przewiert sterowany nr 1
+rura ochronna typu: RHDPE 110

Proj. linia kablowa typu:
YAKXS 4x120mm²

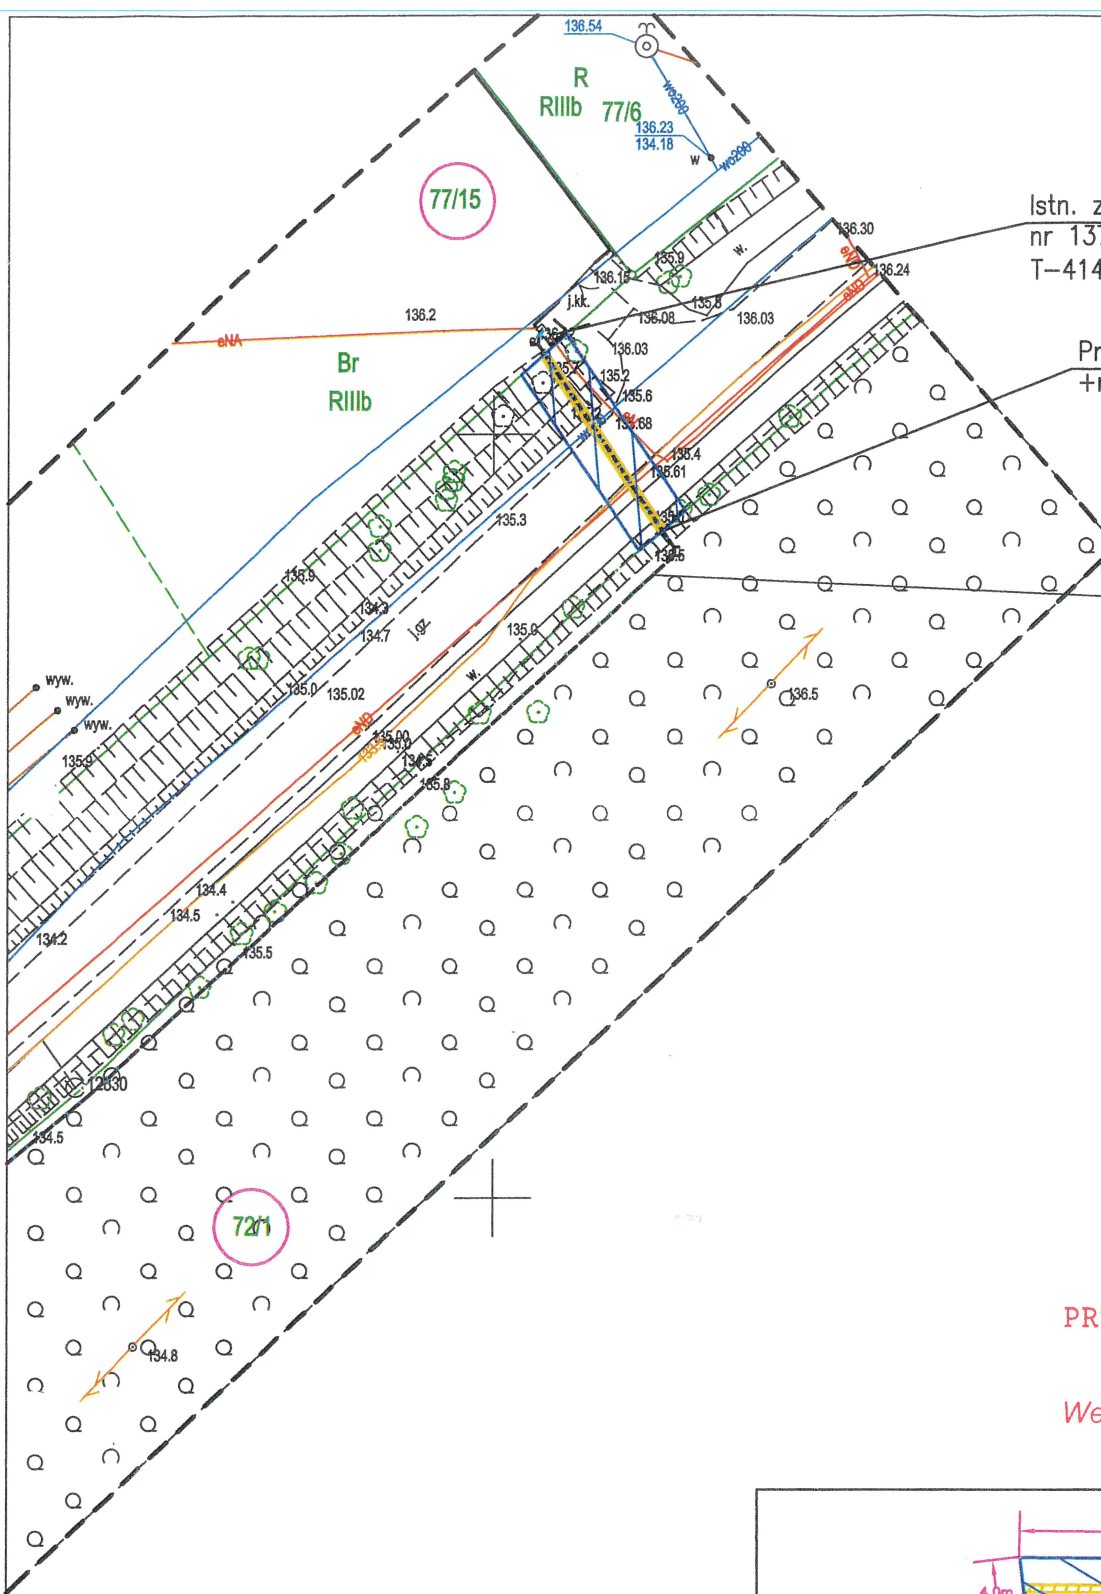

PRZEWODNICZĄCA
RADY GMINY
W. Felkiewicz
Weronika Felkiewicz

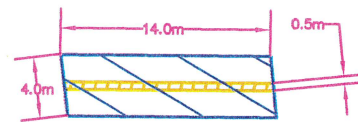

- Powierzchnia trwałego ograniczenia nieruchomości dla projektowanej linii napowietrznej: 7m²
- Powierzchnia zajęcia na czas prowadzenia prac: 55m²

PPUH ELMAR-ELECTRIC

ul. Bytomska 11, 82-300 ELBLĄG
tel/fax (0-55) 235-01-36

Temat	Projekt budowlany Budowa linii kablowej niskiego napięcia 0,4kV do zasilania budynku mieszkalnego jednorodzinnego w m. Jagodnik gmina Milejewo dz. nr 73	OB/21/2303691 WP P/22/090812
Inwestor	ENERGA-OPEATOR S.A. Z SIEDZIBĄ W GDAŃSKU 80-557 Gdańsk, ul. Marynarki Polskiej 130	Data: 6.2024
Adres	82-318 Jagodnik gmina Milejewo Jednostka ewidencyjna: 280405_2 Milejewo, Obręb: 280405_2.0002 Jagodnik; dz. nr 73, 72/1, 72/2, 146/9, 77/15	Branża: ELEKTRYKA
Nazwa rysunku	Plan zagospodarowania terenu	Skala: 1:500
Opracowanie:	Projektant:	nr rys.
	mgr inż. Grzegorz Siemaszko	
Asystant projektanta:	Uprawnienie:	Podpis:
	POM/0280/PWDE/19	<i>[Signature]</i>
	Uprawnienie:	Podpis:

Legenda:

- proj. złącze kablowo pomiarowe
- proj. przyłącze kablowe nn
- proj. rura osłonowa
- działki objęte inwestycją
- powierzchnia trwałego zajęcia dla projektowanej linii elektroenergetycznej
- powierzchnia zajęcia na czas prowadzenia prac budowlanych

E-1